


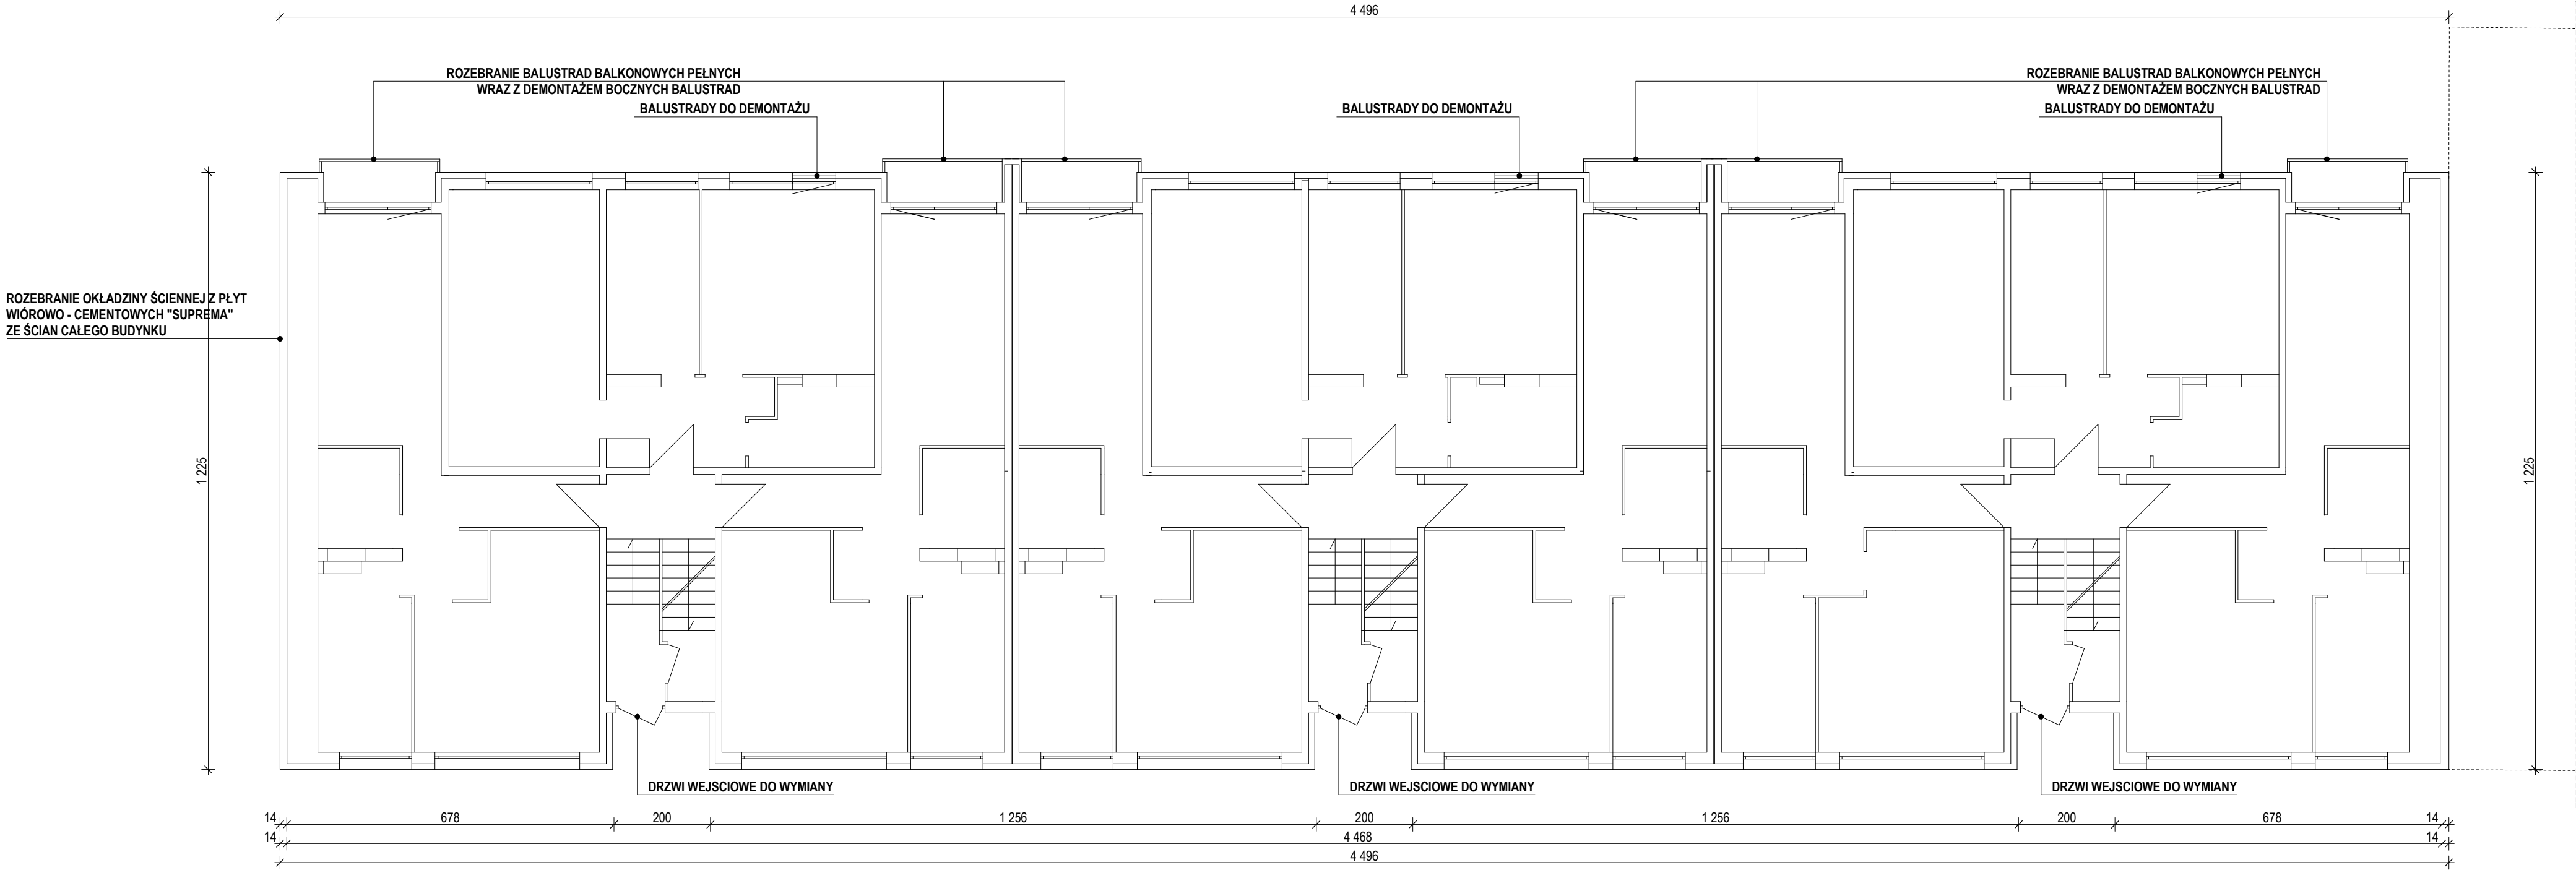

UWAGI:

WSZELKIE WĄTPLIWOŚCI NALEŻY UZGODNIĆ
Z PROJEKTANTEM W RAMACH NADZORU AUTORSKIEGO

WSZYSTKIE WYMIARY SPRAWDZIĆ NA BUDOWIE

JEDNOSTKA PROJEKTOWA			
BIURO PROJEKTÓW I OBSŁUGI INWESTYCJI PIOTR SYNOWIEC ul.WARCISŁAWA IV 14a, 78-400 SZCZECINEK			
Projektował	mgr inż. P. Synowiec UAN/N/7210/971/88 ZAP/BO/1686/01		TYTUŁ RYSUNKU RZUT PARTERU INWENTARYZACJA
Opracowała	mgr inż. arch. K. Markanicz		
TEMAT:	TERMOMODERNIZACJA BUDYNKU MIESZKALNEGO WIELORODZINNEGO WRAZ Z ROBOTAMI TOWARZYSZĄCYMI		SKALA: 1:100 DATA: III 2025
ADRES:	OBRĘB 0013 MIASTO SZCZECINEK, DZ. NR 583/9 UL. KOPERNIKA 21, 78-400 SZCZECINEK		BRANŻA: ARCH.
INWESTOR:	SZCZECINECKA SPÓŁDZIELNIA MIESZKANIOWA UL. WARCISŁAWA IV 14, 78-400 SZCZECINEK		NR RYS: I.R 1